







ul. Dobra 2

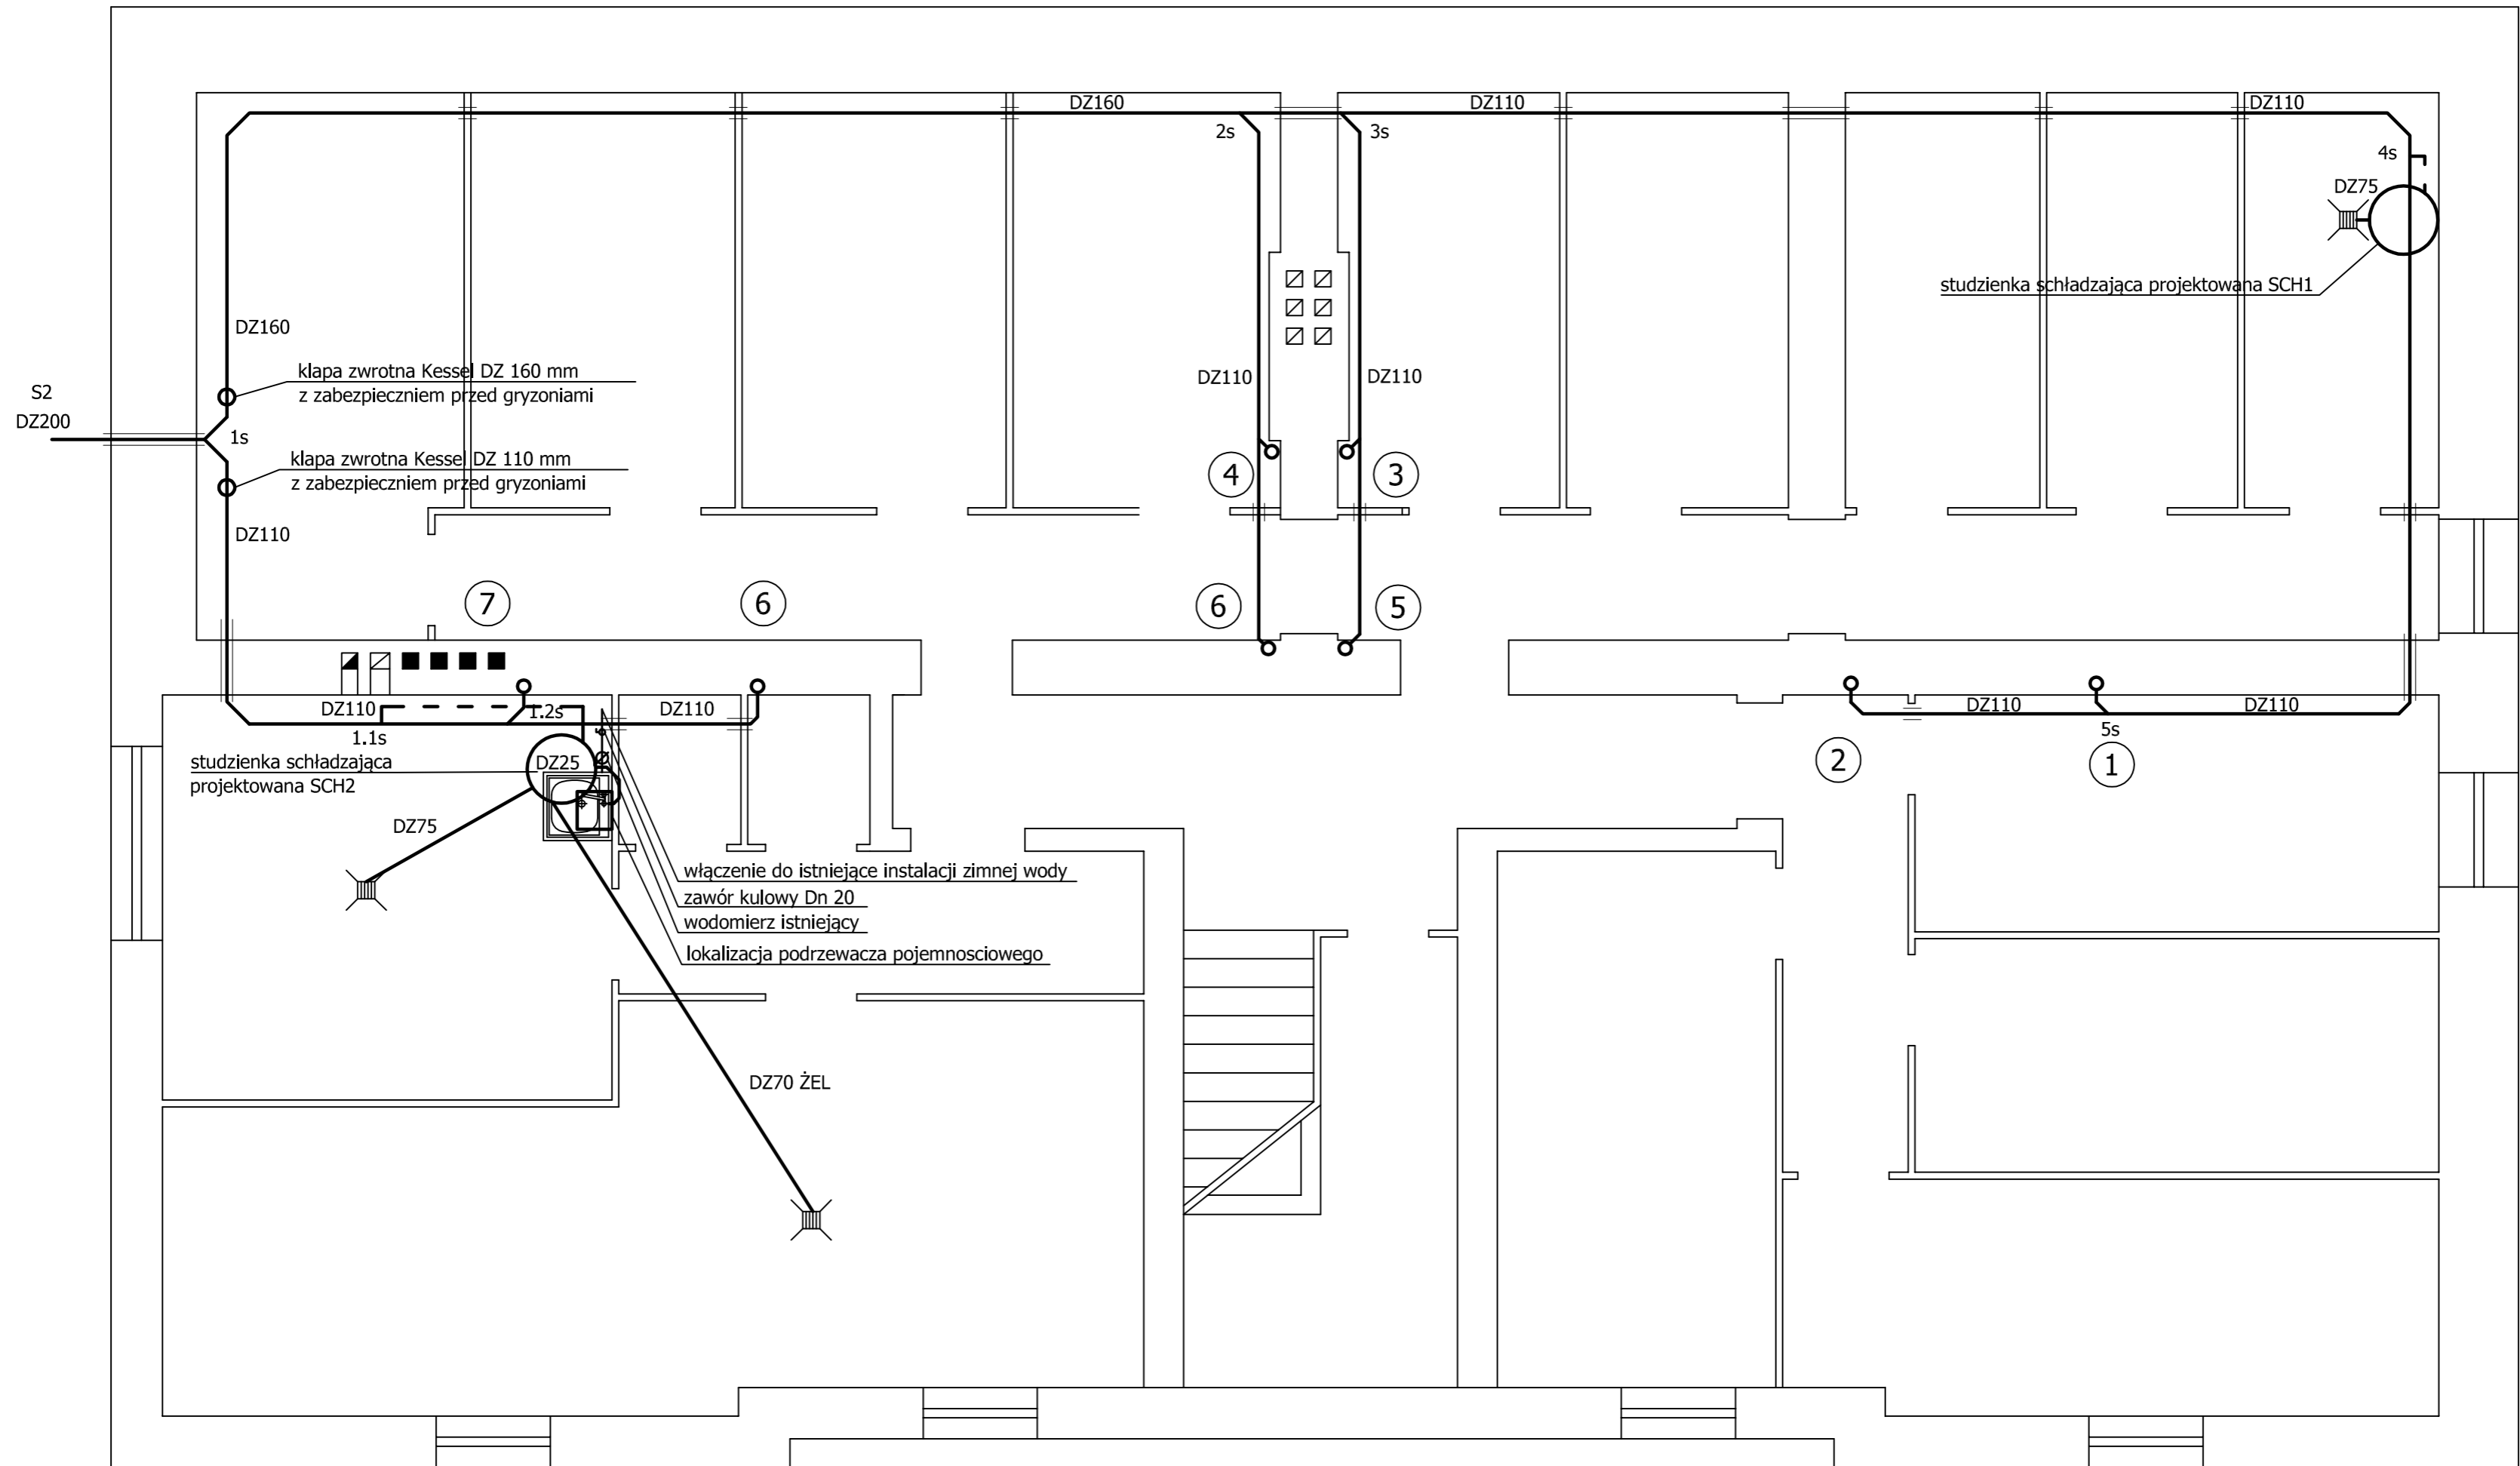

Legenda:

	- przewód kanalizacyjny	DZ110	- średnica przewodu PVC
	- przewód kanalizacyjny (ciśnieniowy)	DZ70 ŻEL	- średnica przewodu żeliwnego
	- studzienka schładzająca		
	- wpust podłogowy		
	- pion kanalizacyjny		

Inwestor Spółdzielnia Mieszkaniowa "Górnik" ul. Mikołowska 125 40-001 Katowice	Data 03.2020 r.	Skala 1:50	Faza PB-W	Branża INSTALACYJNA
Obiekt - Adres Budynek mieszkalny wielorodzinny przy ul. Dobra 2 w Katowicach	Temat Projekt budowlano-wykonawczy rozprawienia wewnętrznej instalacji kanalizacji sanitarnej w budynku mieszkalnym, wielorodzinnym w Katowicach przy ul. Dobra 2. Rzut piwnic			
Projektował: mgr inż. Adrian Fröhlich	Nr uprawnień SLK/1000/PWOS/05			Nr rys. 2
Sprawdził: mgr inż. Barbara Gadkowska	Nr uprawnień SLK/1217/PWOS/06			