


 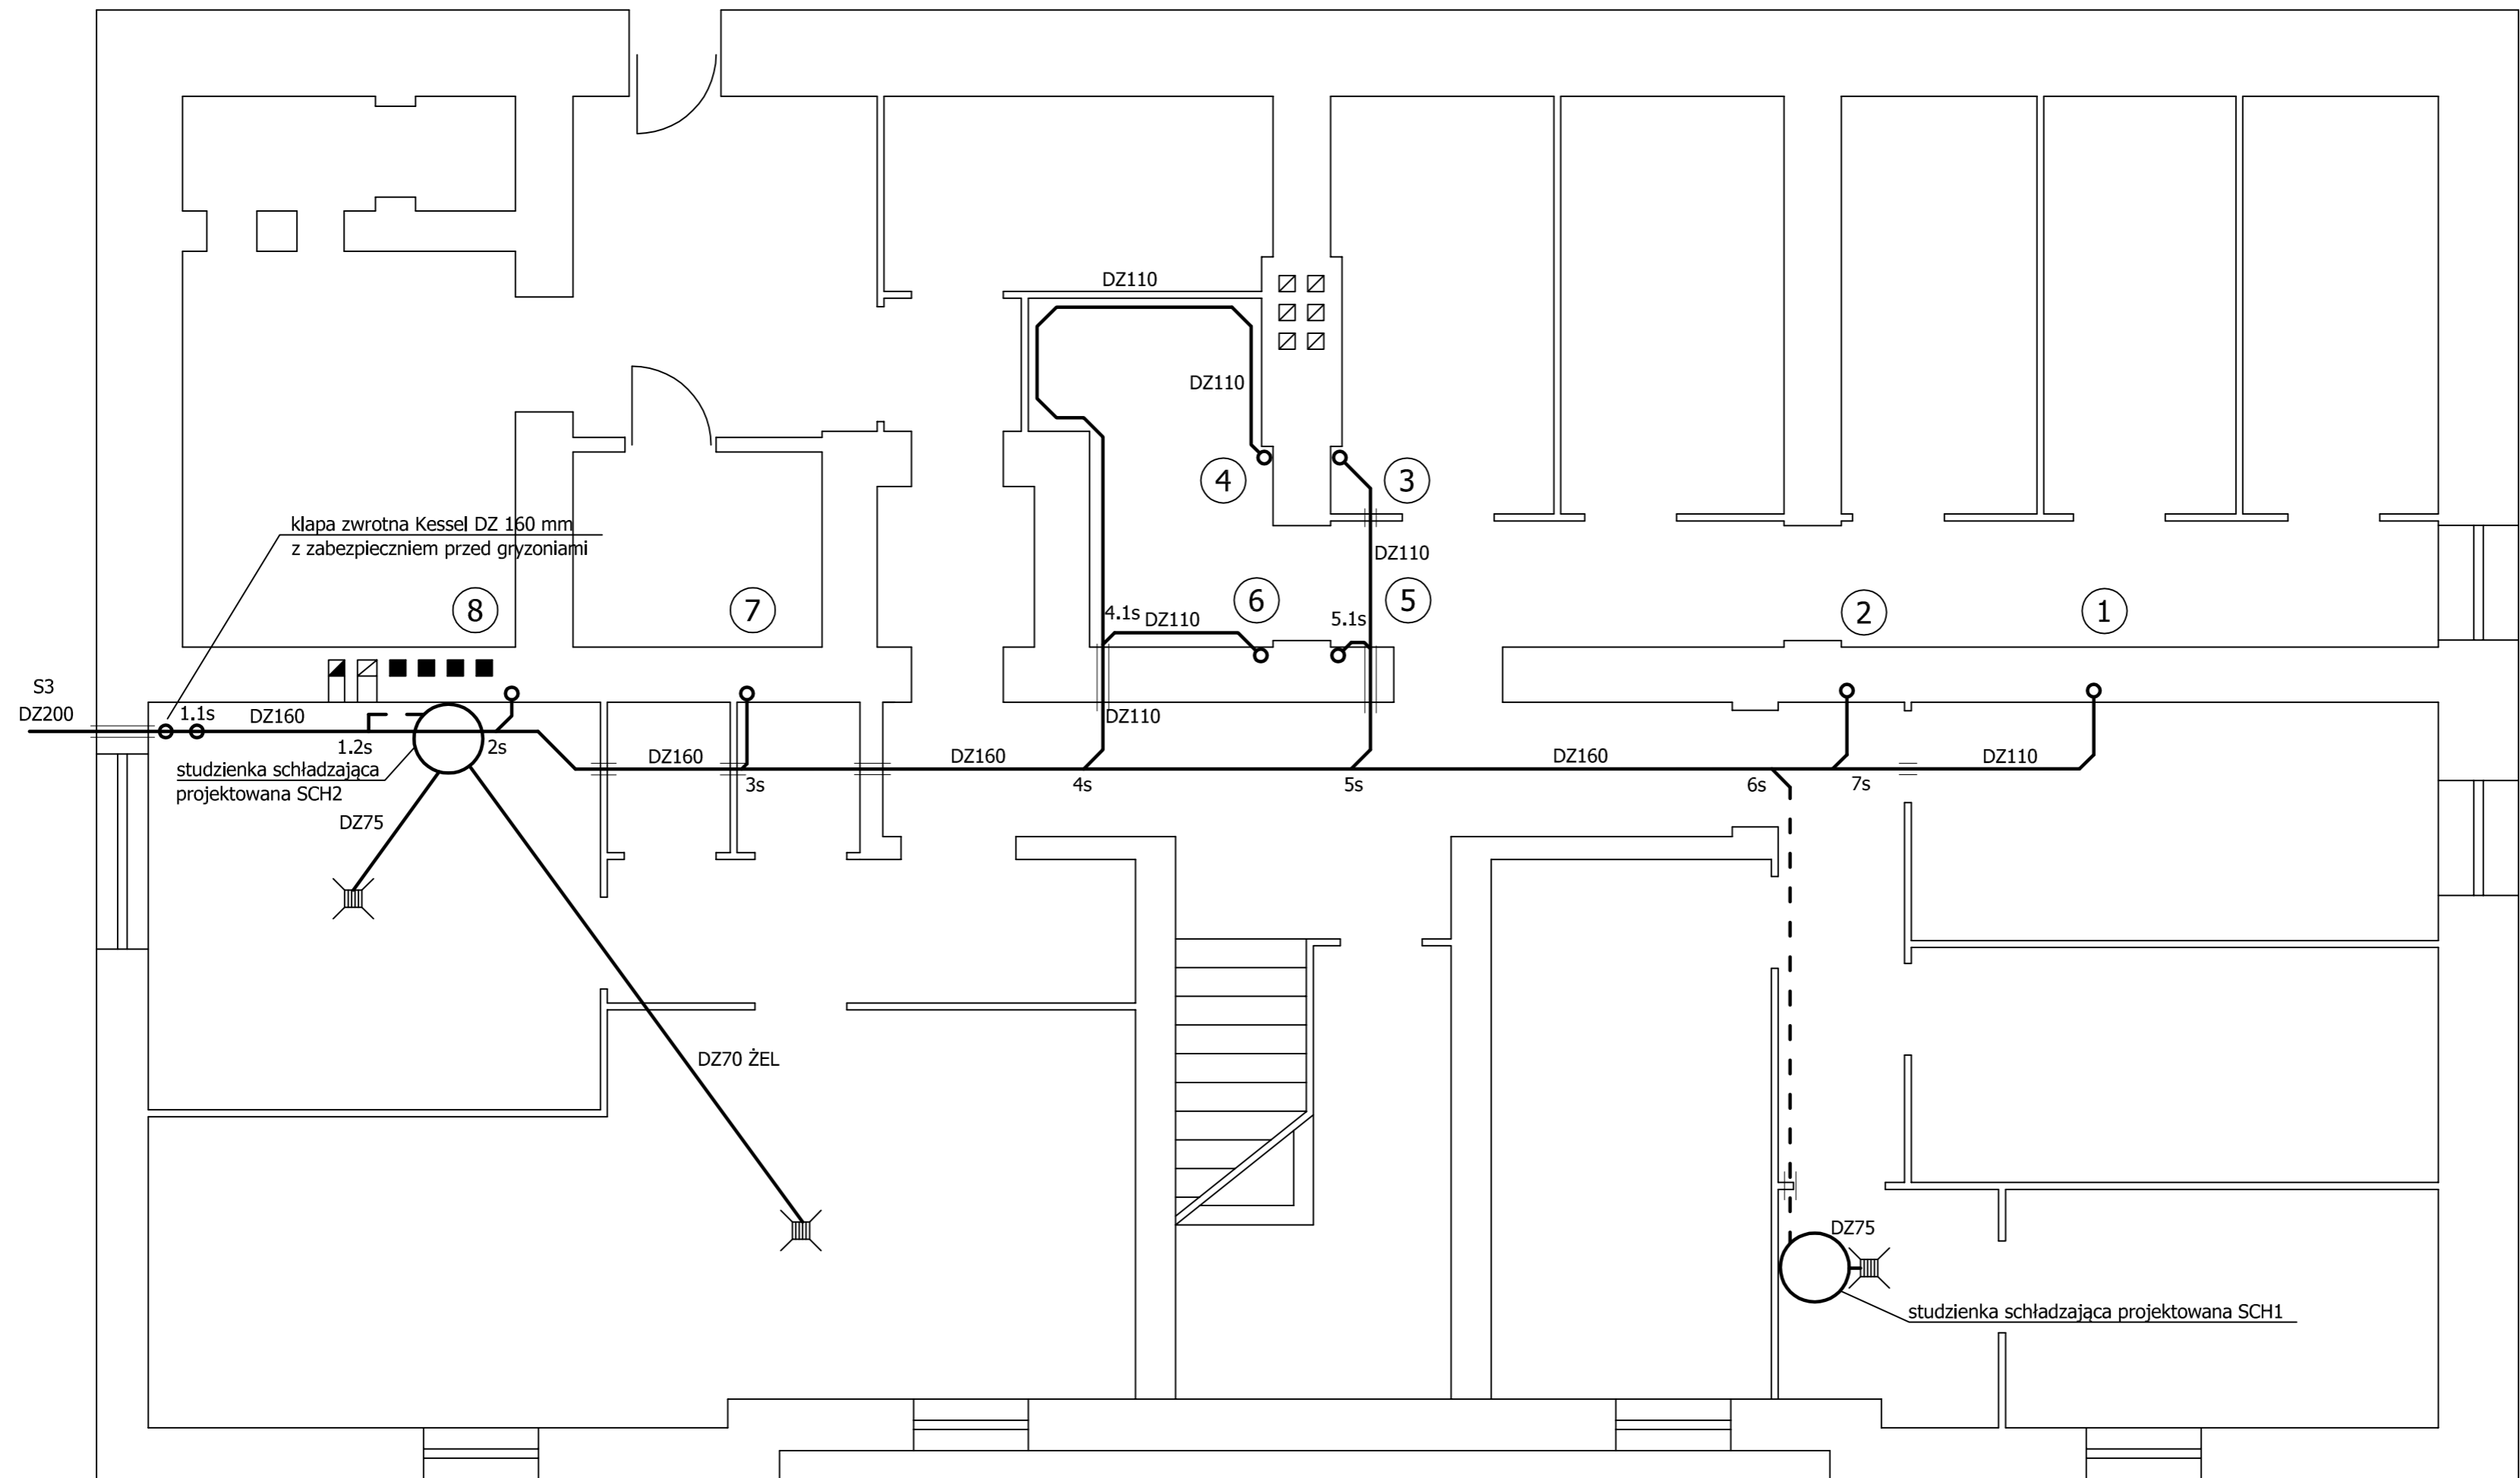




# ul. Dobra 4



Legenda:

-  - przewód kanalizacyjny
-  - przewód kanalizacyjny (ciśnieniowy)
-  - studzienka schładzająca
-  - wpust podłogowy
-  - pion kanalizacyjny
- DZ110 - średnica przewodu PVC
- DZ70 ŻEL - średnica przewodu żeliwnego

Inwestor Spółdzielnia Mieszkaniowa "Górnik" ul. Mikołowska 125 40-001 Katowice	Data 03.2020 r.	Skala 1:50	Faza PB-W	Branża INSTALACYJNA
Obiekt - Adres Budynek mieszkalny wielorodzinny przy ul. Dobra 4 w Katowicach	Temat Projekt budowlano-wykonawczy rozprawienia wewnętrznej instalacji kanalizacji sanitarnej w budynku mieszkalnym, wielorodzinnym w Katowicach przy ul. Dobra 4. Rzut piwnic			
Projektował: mgr inż. Adrian Fröhlich	Nr uprawnień SLK/1000/PWOS/05		Nr rys. 2	
Sprawdził: mgr inż. Barbara Gadkowska	Nr uprawnień SLK/1217/PWOS/06			